



DETALHE DE EQUIPAMENTOS	
	REFLETORES LED
	ILUMINAÇÃO DE EMERGENCIA
	SUBSTITUIÇÃO DE LUMINARIAS

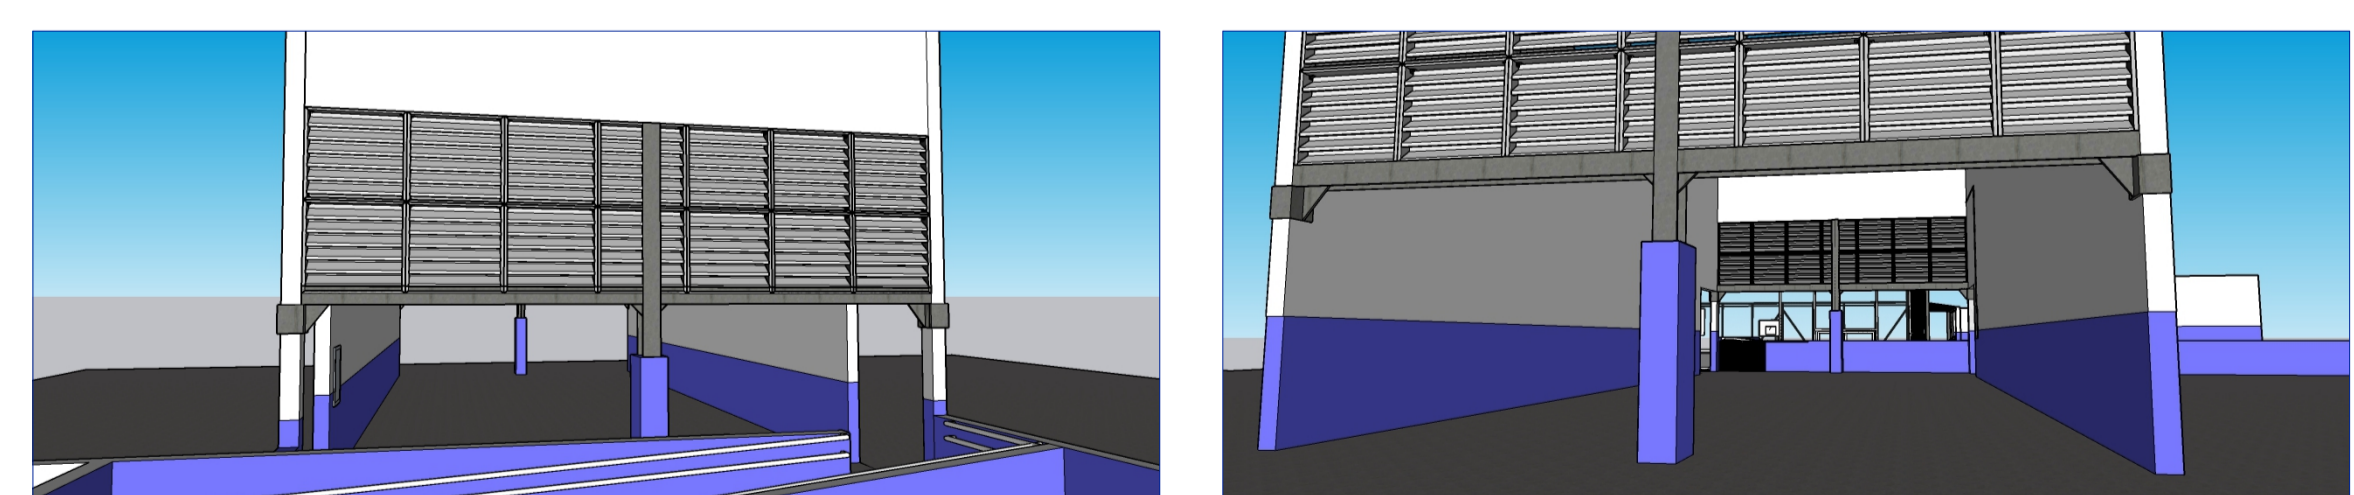

PLANTA BAIXA
ESCALA 1:125

CORTE
ESCALA 1:125

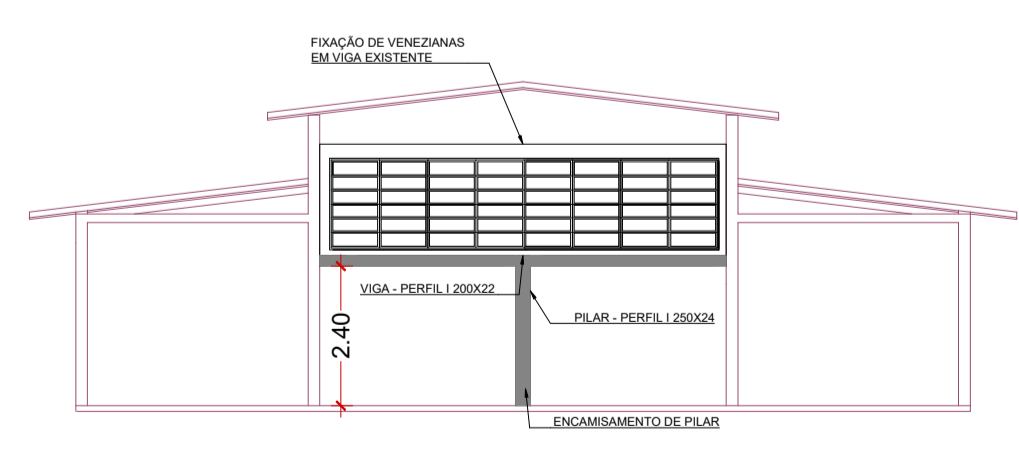

-Fechamento parcial do refeitório em ambas saídas com veneziana industrial, fixada em nova estrutura metálica.
-Dimensão: 7.00m x 2.10 m